



Planta Hidráulica

Escala 1/50

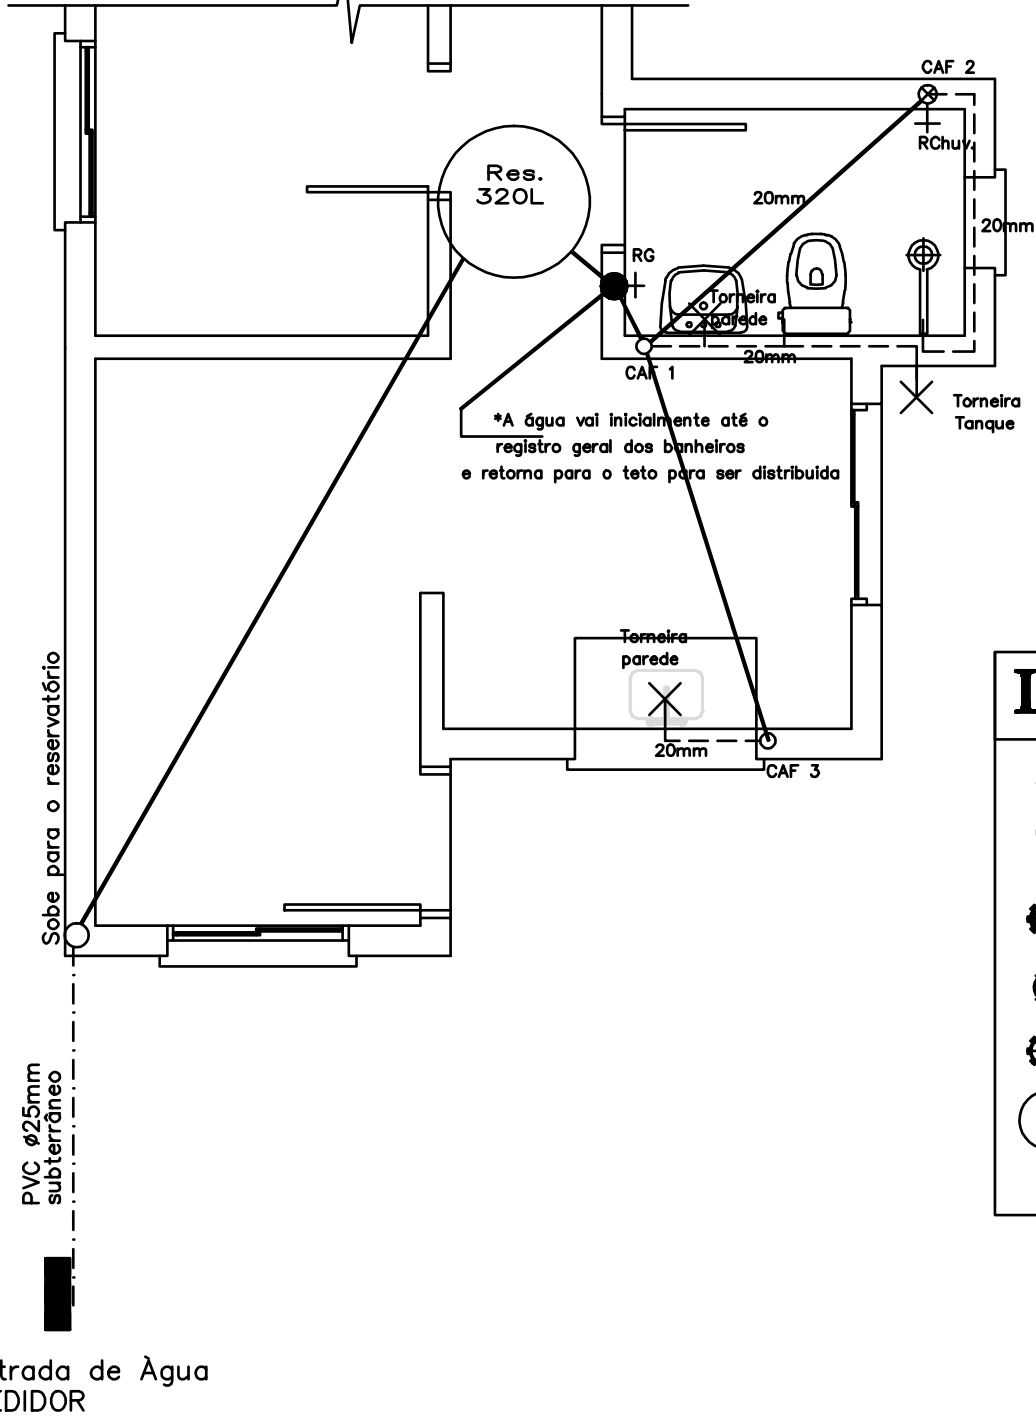

Planta Sanitária

Escala 1/50

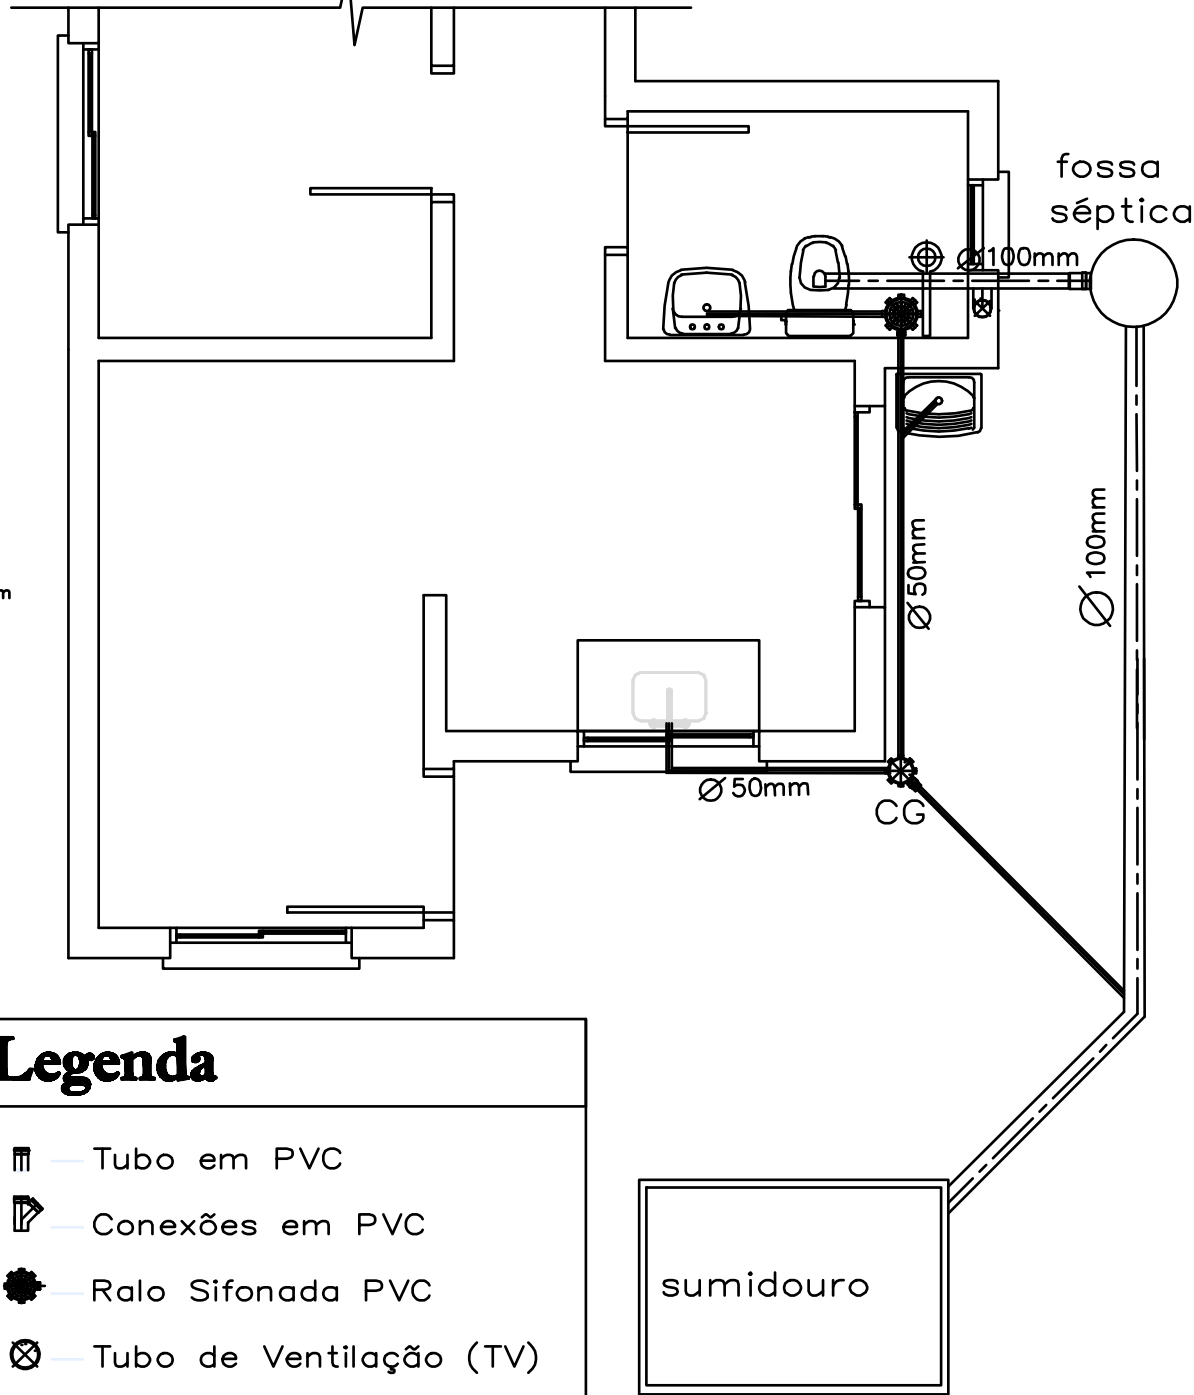


Legenda

- Tubo em PVC
- Conexões em PVC
- Ralo Sifonada PVC
- Tubo de Ventilação (TV)
- Caixa de Gordura PVC
- Fossa séptica de concreto

Planta Elétrica

Escala 1/50

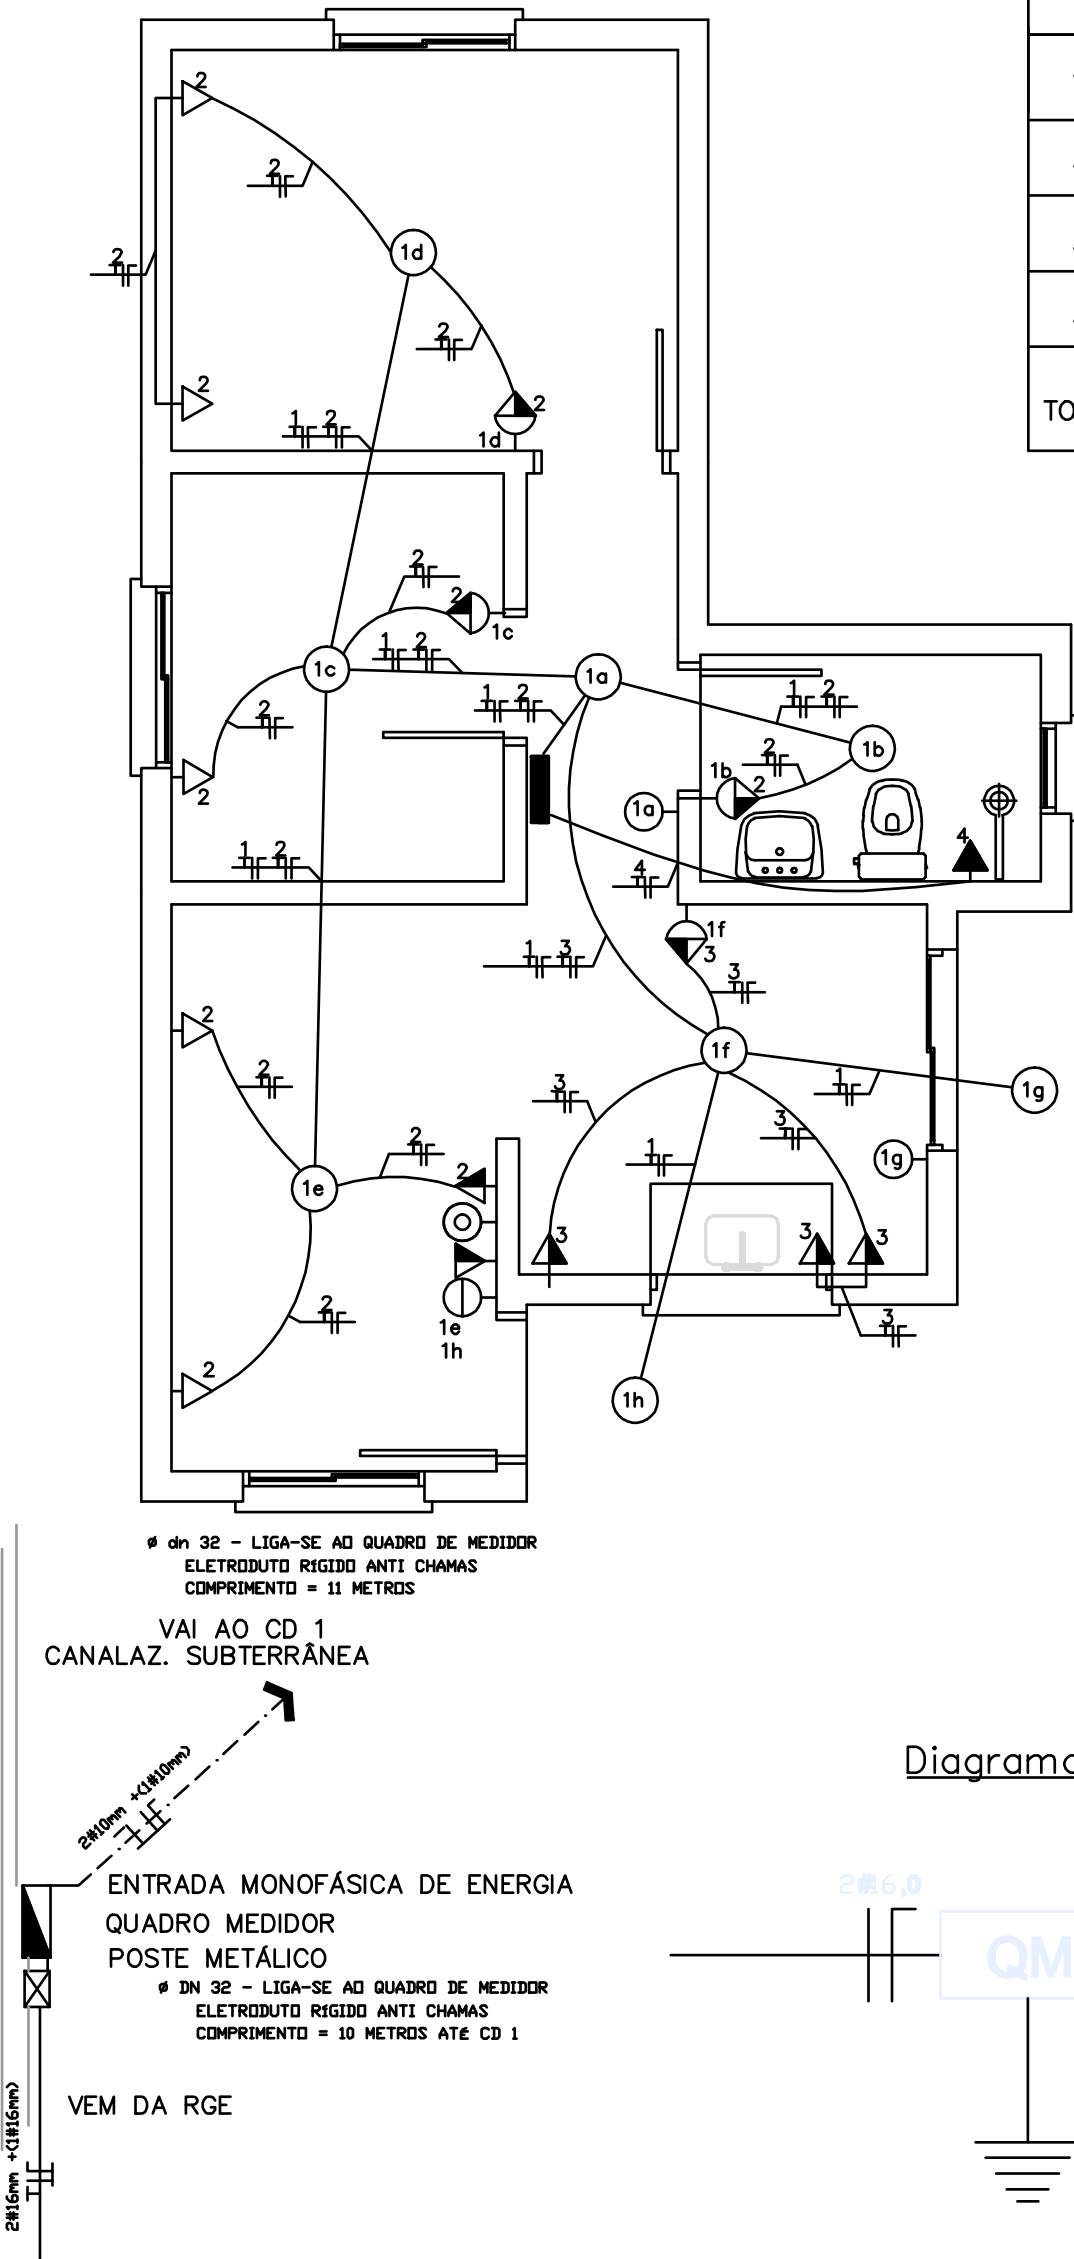


QUADRO DE CARGAS – CD PARA 6 DISJUNTORES

Circ.	Iluminação W	Tomadas e aparelhos				TOTAL WATTS	PROTEÇÃO AMPÉRES
	100	100	350	600	3200 chuv.		
1	8	—	—	—	—	800	20
2	—	9	—	—	—	900	20
3	—	1	—	3	—	1900	20
4	—	—	—	—	1	3200	20
TOTAL	8	10		3	1	6800	50

LEGENDA

40W	PONTO DE LUZ – TETO .
⤵	PONTO DE LUZ NA PAREDE
▷	TOMADA BAIXA 40cm do Piso .
▷	TOMADA MÉDIA 1.10m do Piso .
▷	TOMADA ALTA 2.3m do Piso .
○ ◁	INTERRUPTOR SIMPLES E COM TOMADA .
⊖	INTERRUPTOR DUPLO
⊕	INTERRUPTOR TRIPLO
⊙	ANTENA DE TV
■	CENTRO DE DISTRIBUIÇÃO
▬	QUADRO MEDIDOR
⏏	CONDUTORES RETORNO, FASE, NEUTRO E TERRA
—	TUBULAÇÃO SOBRE O FORRO
---	TUBULAÇÃO SUBTERRÂNEA/INTERNA
----	TUBULAÇÃO PAREDE
◁	TOMADA INTERNET

Diagrama Unifilar

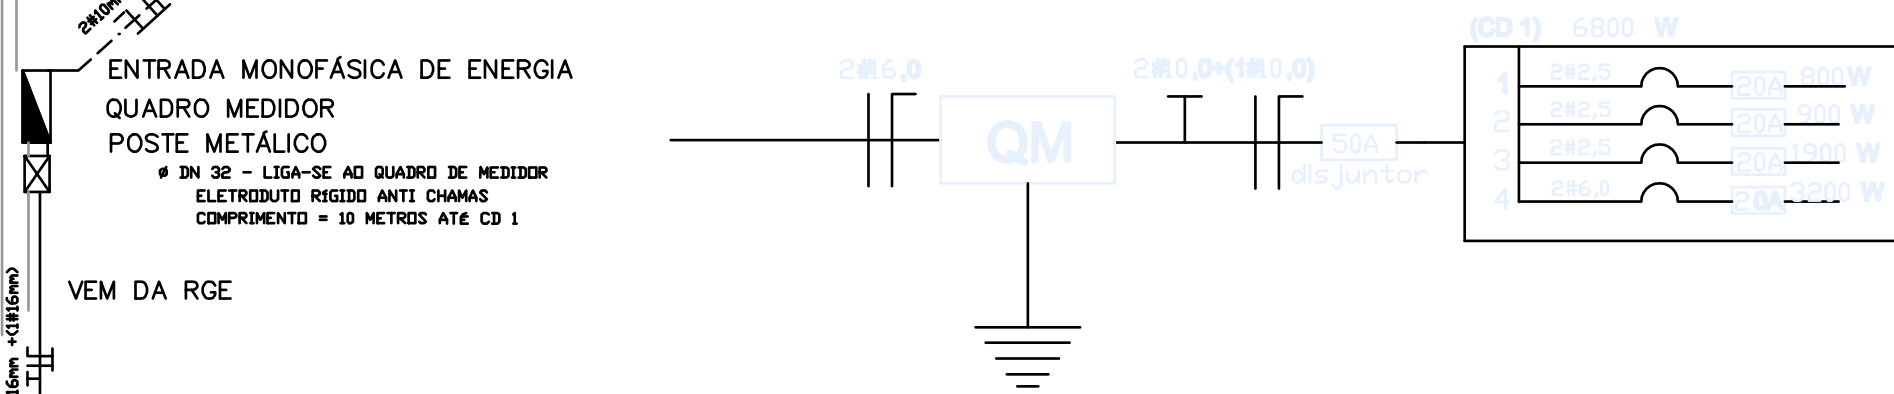

Observações

PREFEITURA MUNICIPAL
SÃO PEDRO DO SUL/RS

HABITAÇÃO SOCIAL

Resp. Técnico: Projeto

FERNANDO PILAR CEZAR
PREFEITO MUNICIPAL
SÃO PEDRO DO SUL – RS
CNPJ: 87.489.910/0001-68

PATRICIA STEIN
ARQUITETA E URBANISTA – CAU A36 253-0

PROJETO ELÉTRICO E HIDROSSANITÁRIO

Local
RUA ANTÔNIO MINISTRO XAVIER DA ROCHA– LOTE 12 – QUADRA 166 – BAIRRO OLIVEIRA
RUA WALDEMAR BAGOLIM – LOTES 183 E 184 – QUADRA 100 – BAIRRO PAULO TIETZE
RUA ARY RENAN PINTO SCHUCH – LOTES 3, 4, 5, 6 E 7 – QUADRA 316 – BAIRRO MATURINO BELLO

Área a Construir:	Área Total: 44,05m²	Data Nov/2025	Escala 1:50	Prancha 05/05
-------------------	------------------------	------------------	----------------	------------------